




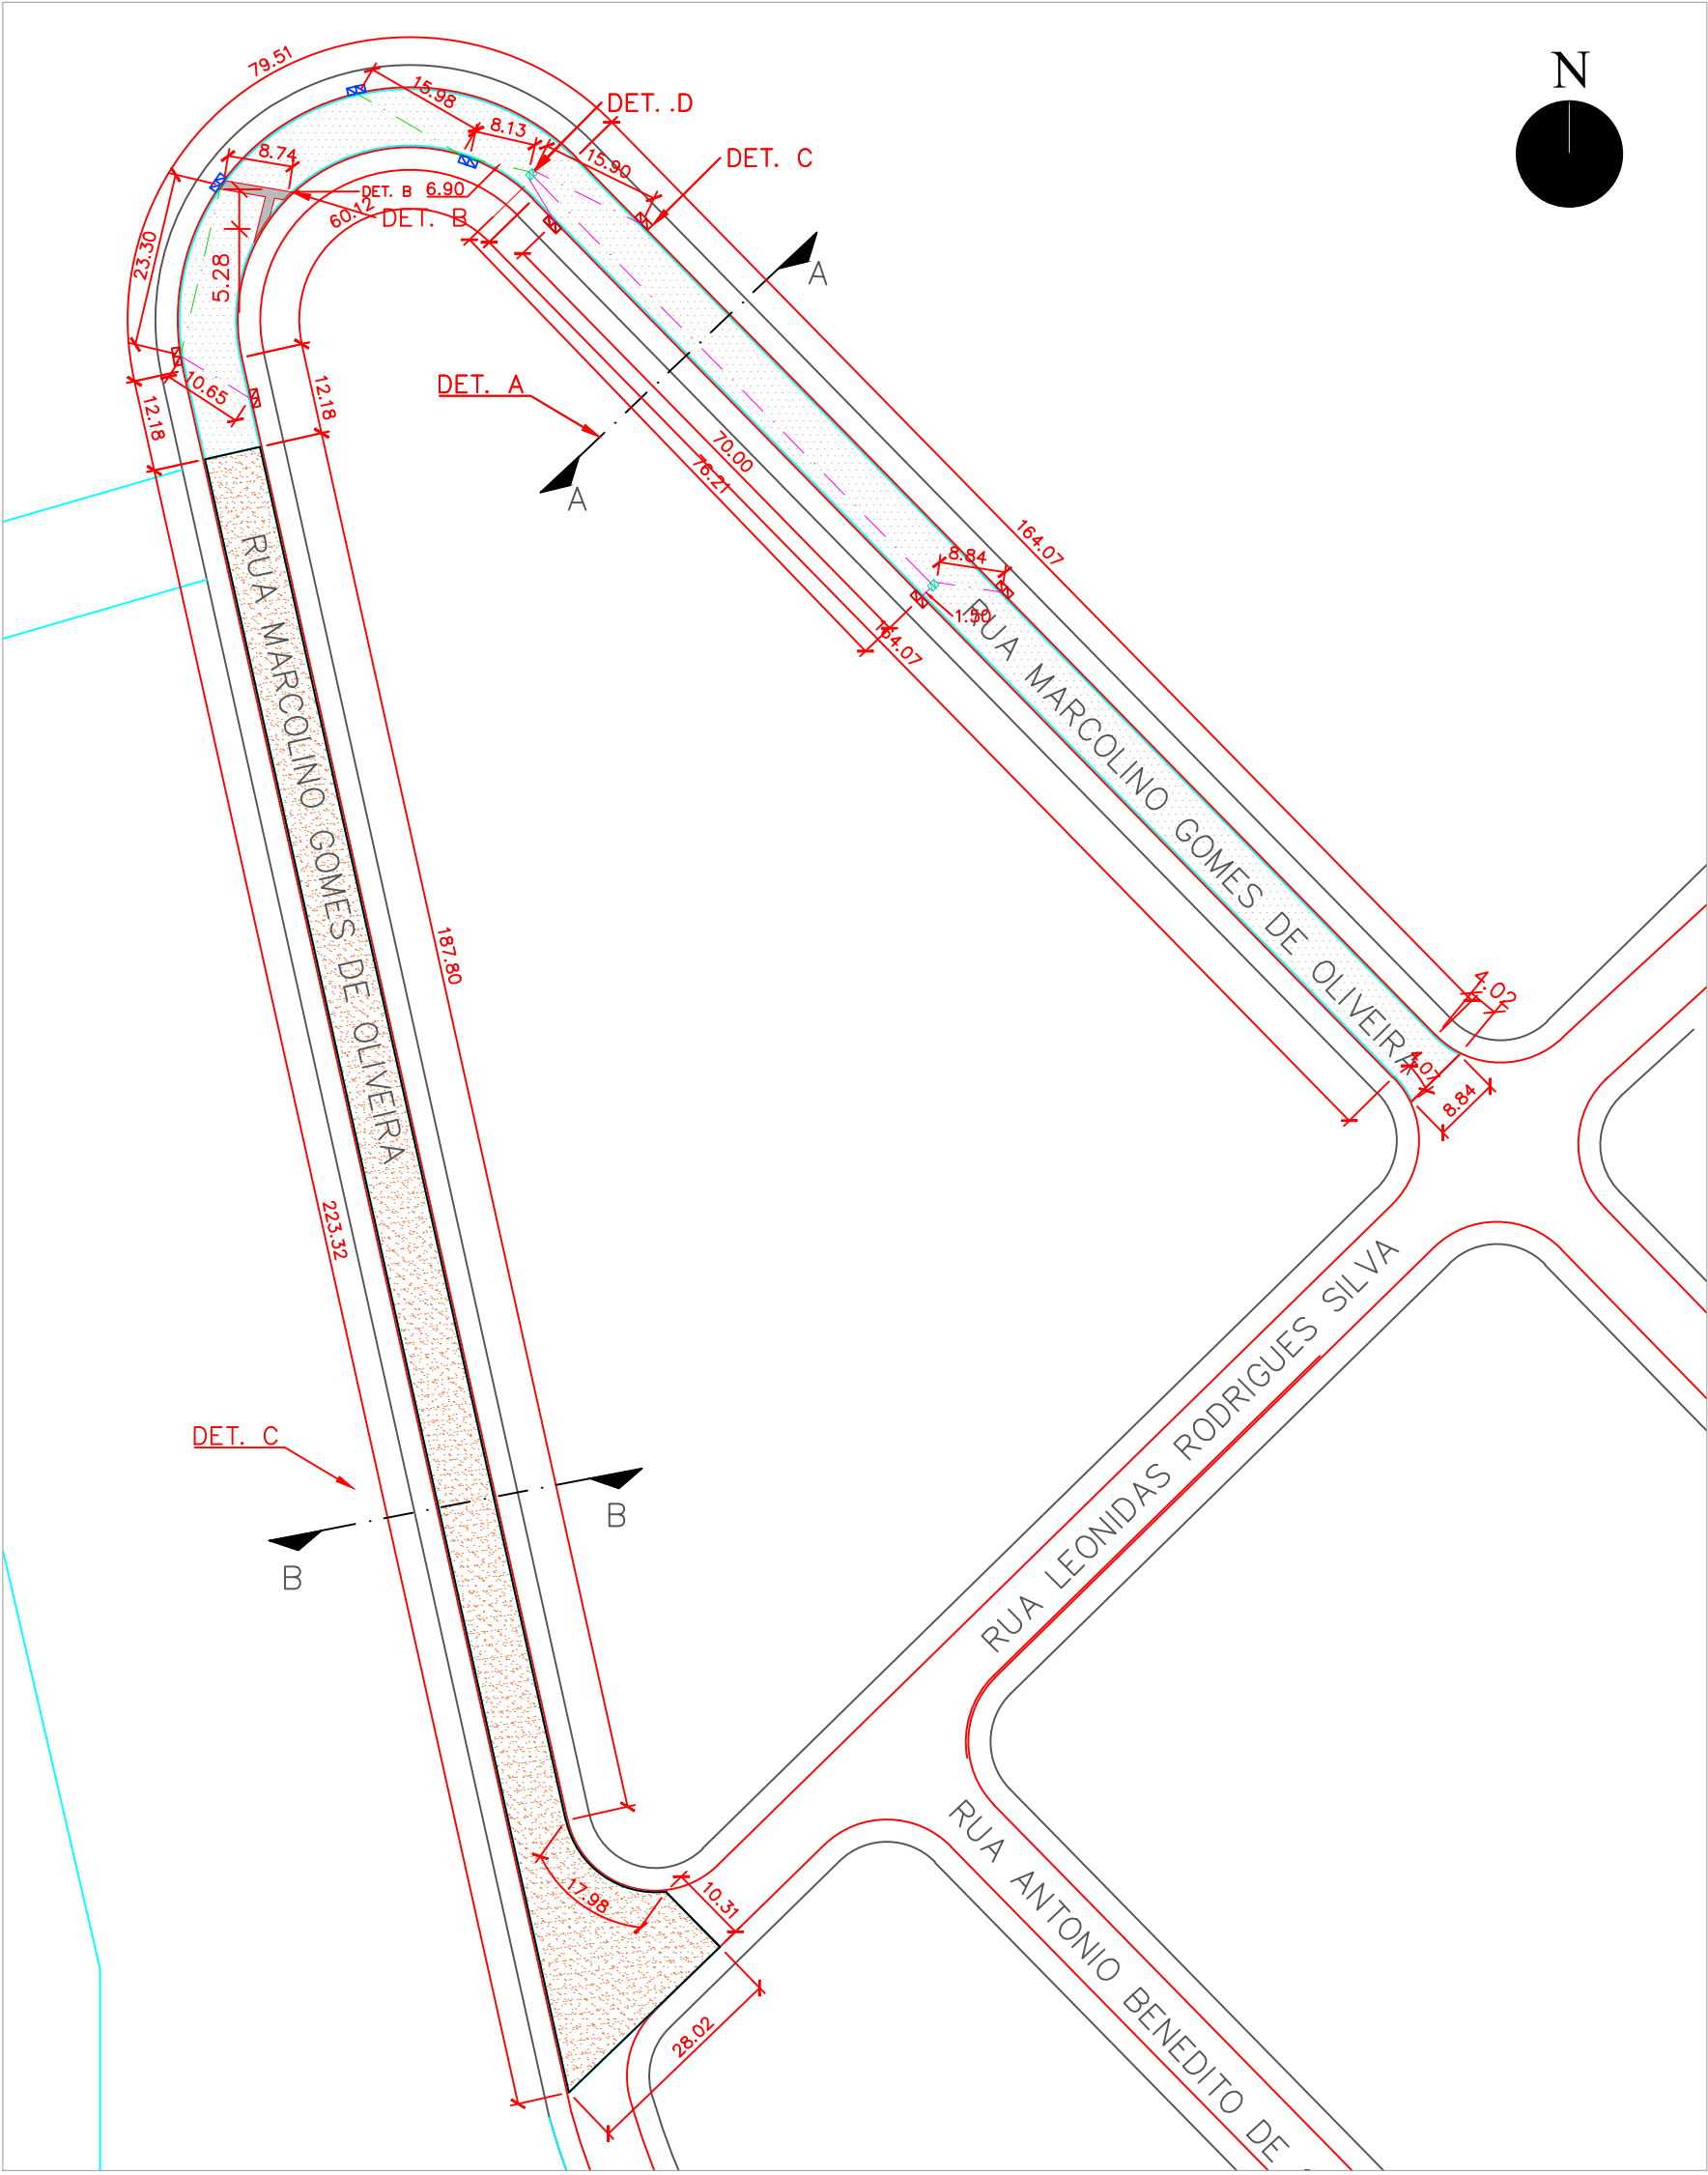


PLANTA – TRECHO 1
ESCALA 1/975

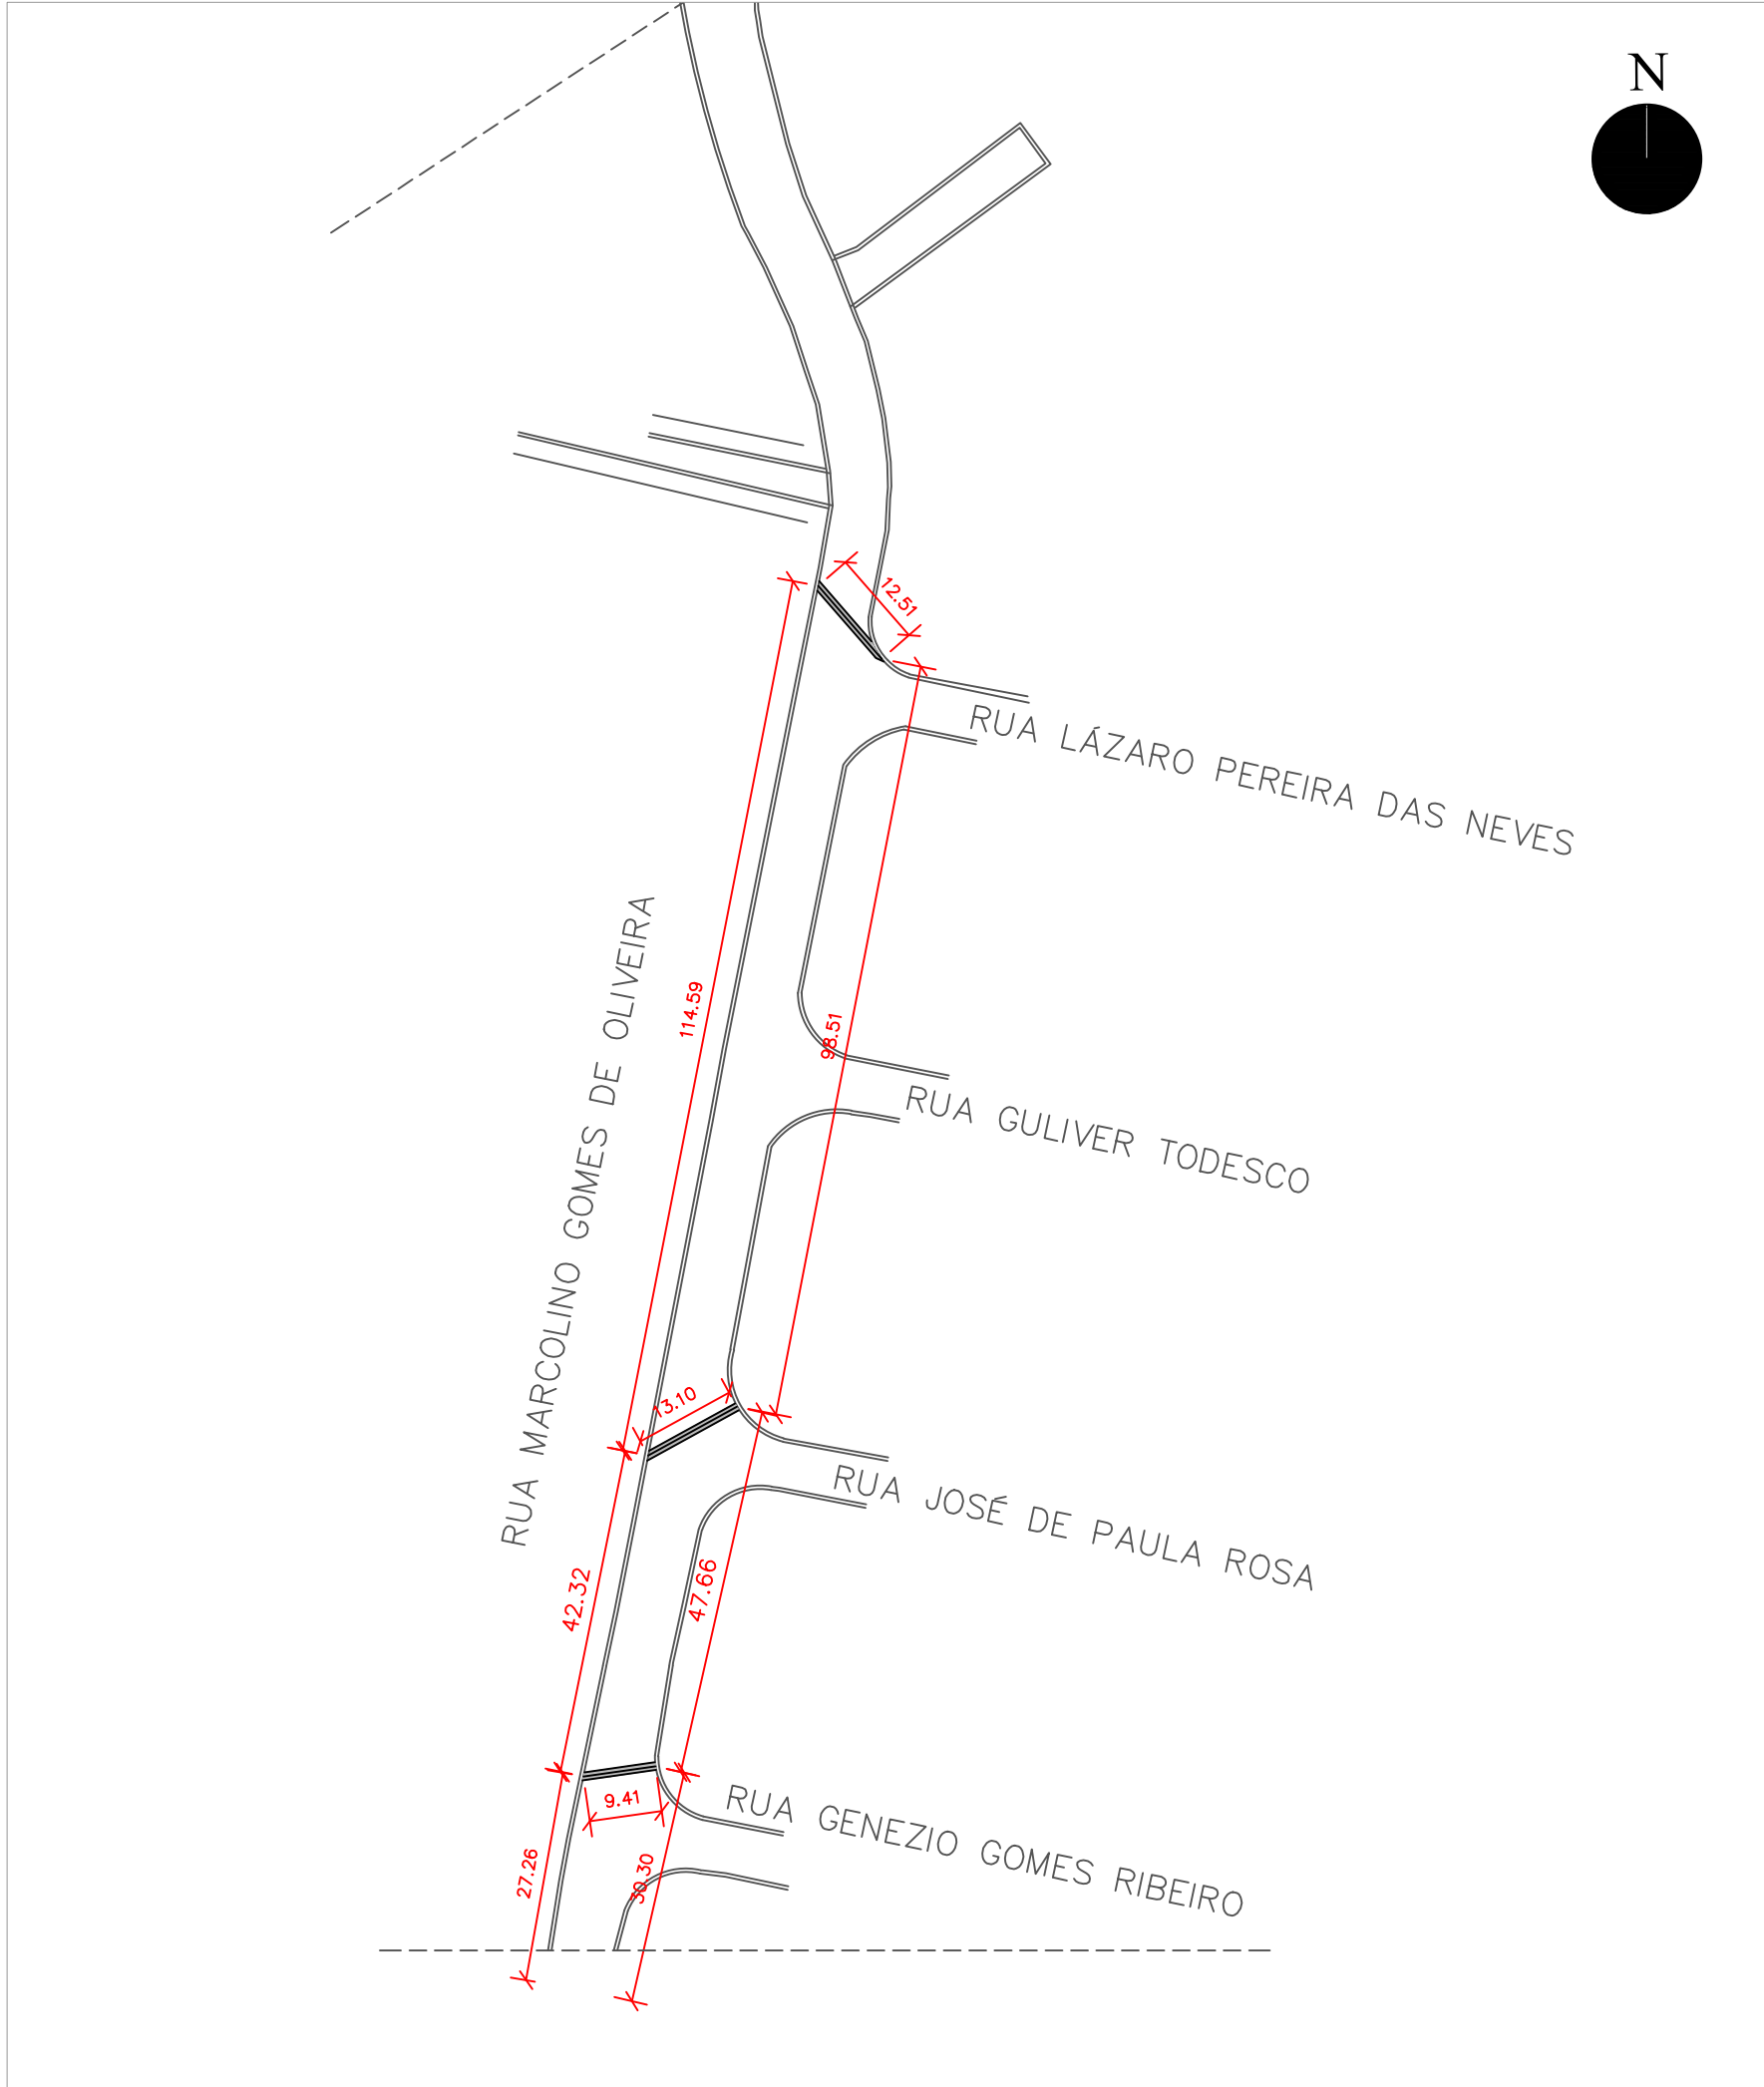


PLANTA – TRECHO 2
ESCALA 1/975

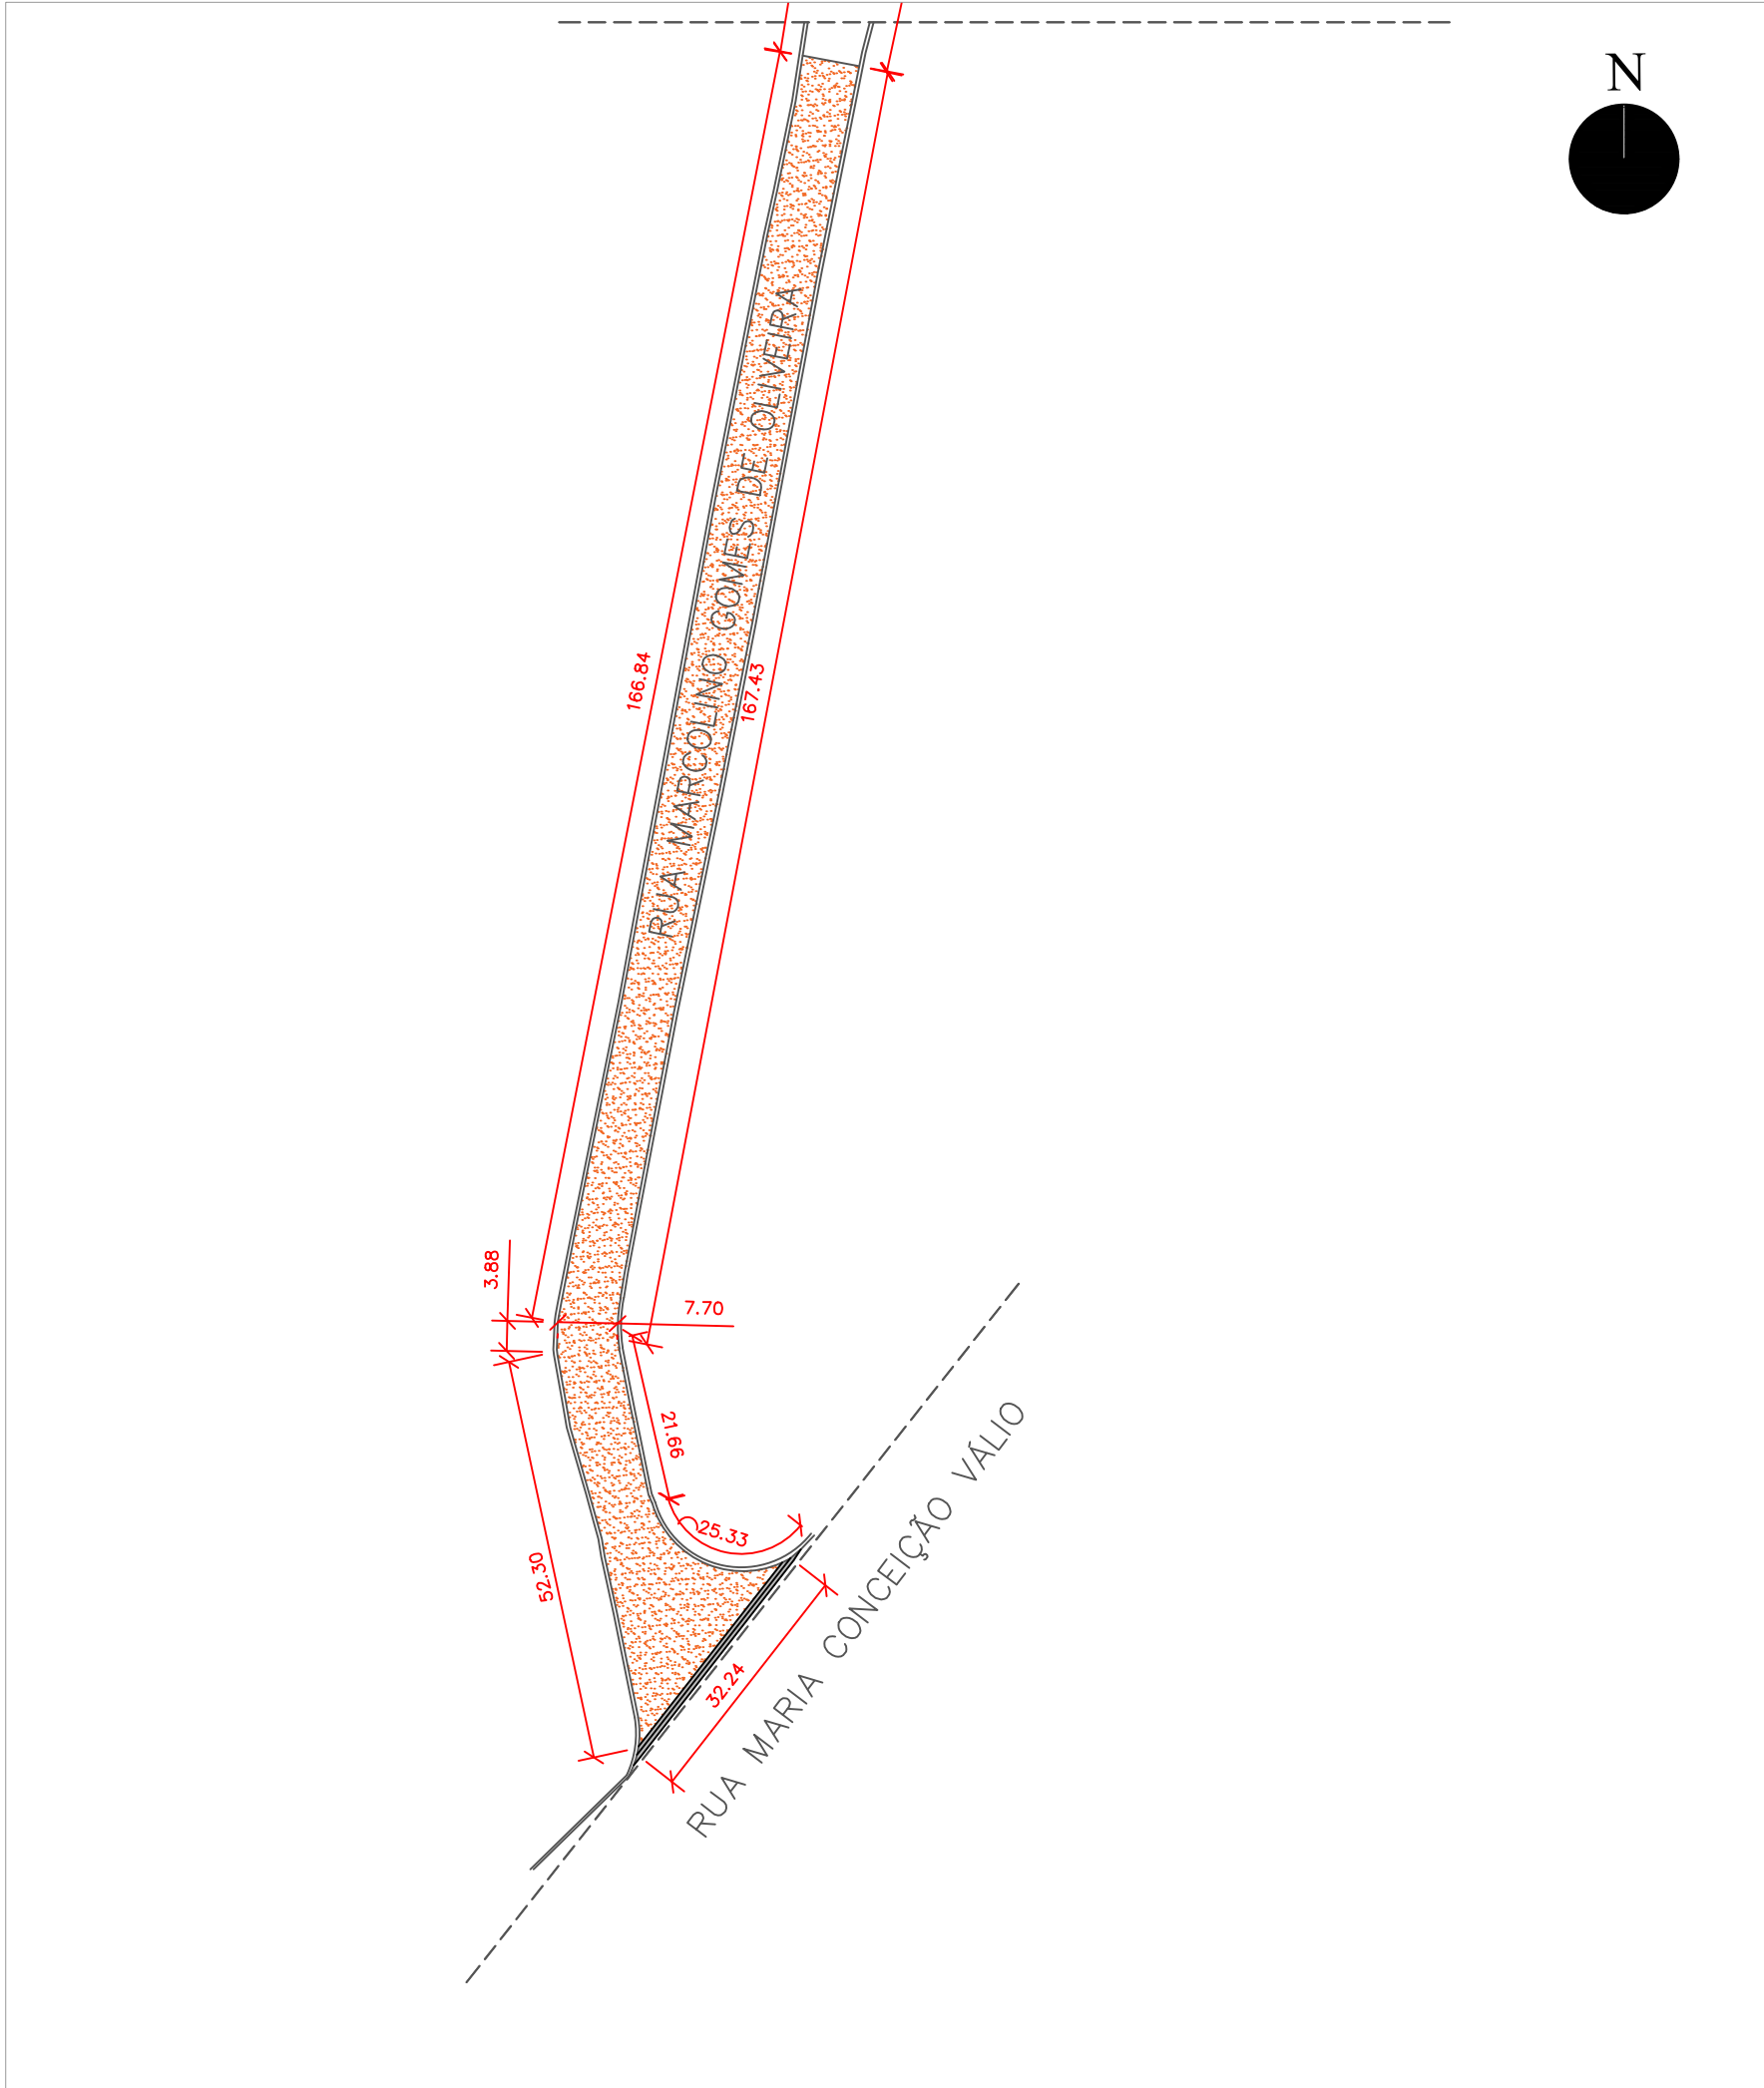


PLANTA – TRECHO 3
ESCALA 1/975

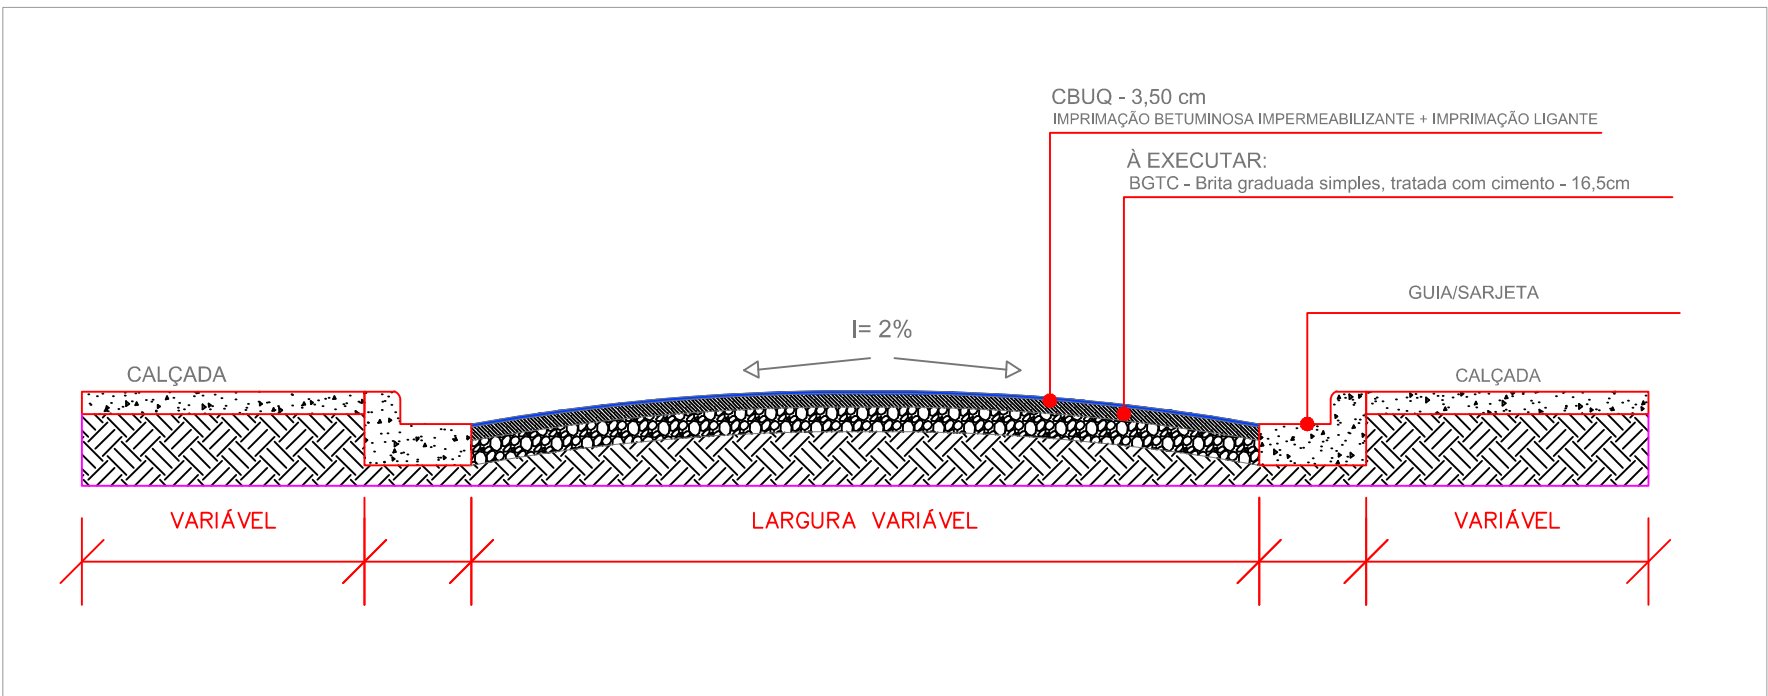

DETALHAMENTO A – CORTE AA
S/ ESCALA

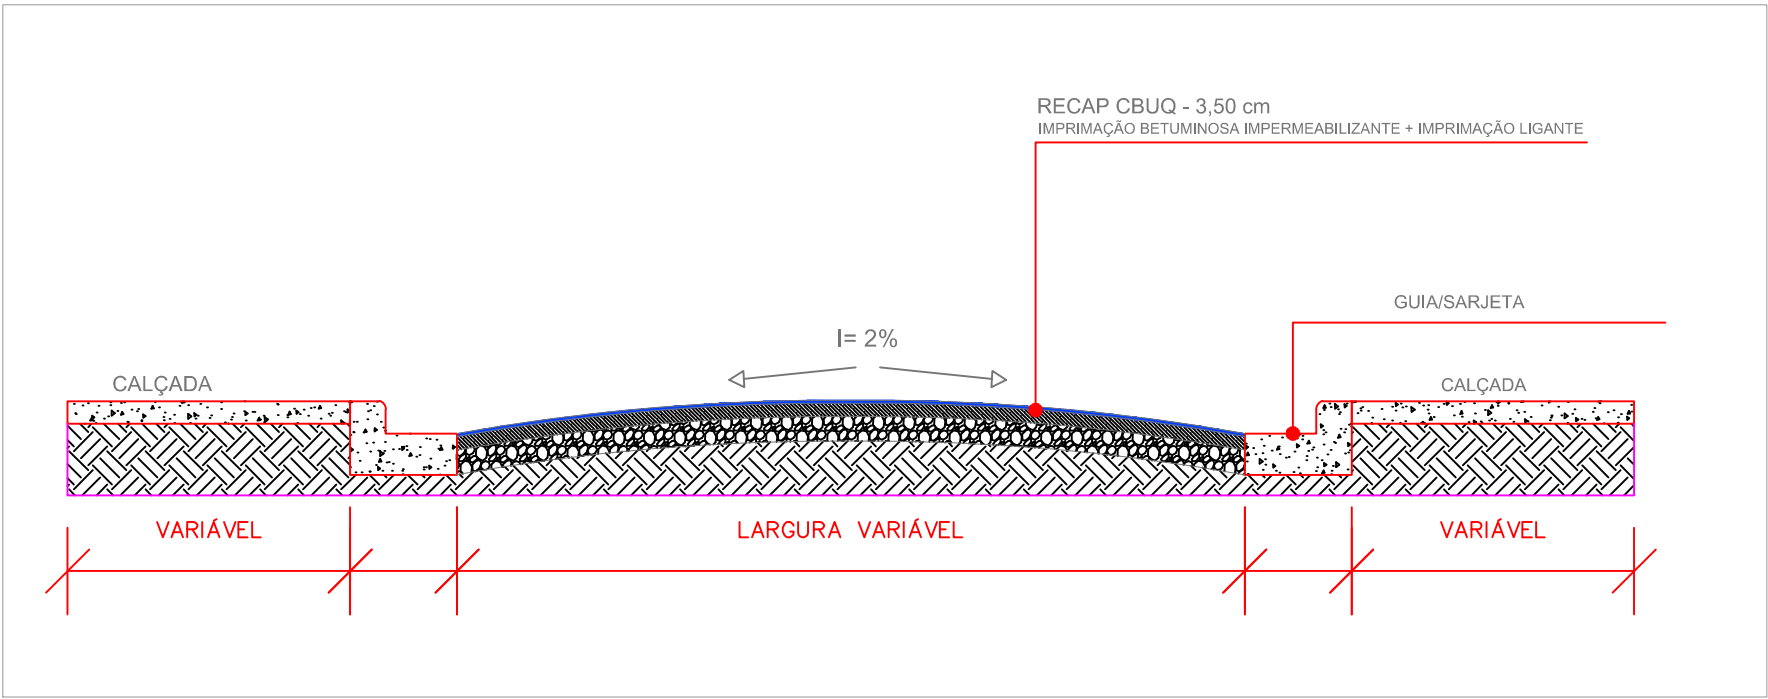

DETALHAMENTO C – CORTE BB
S/ ESCALA

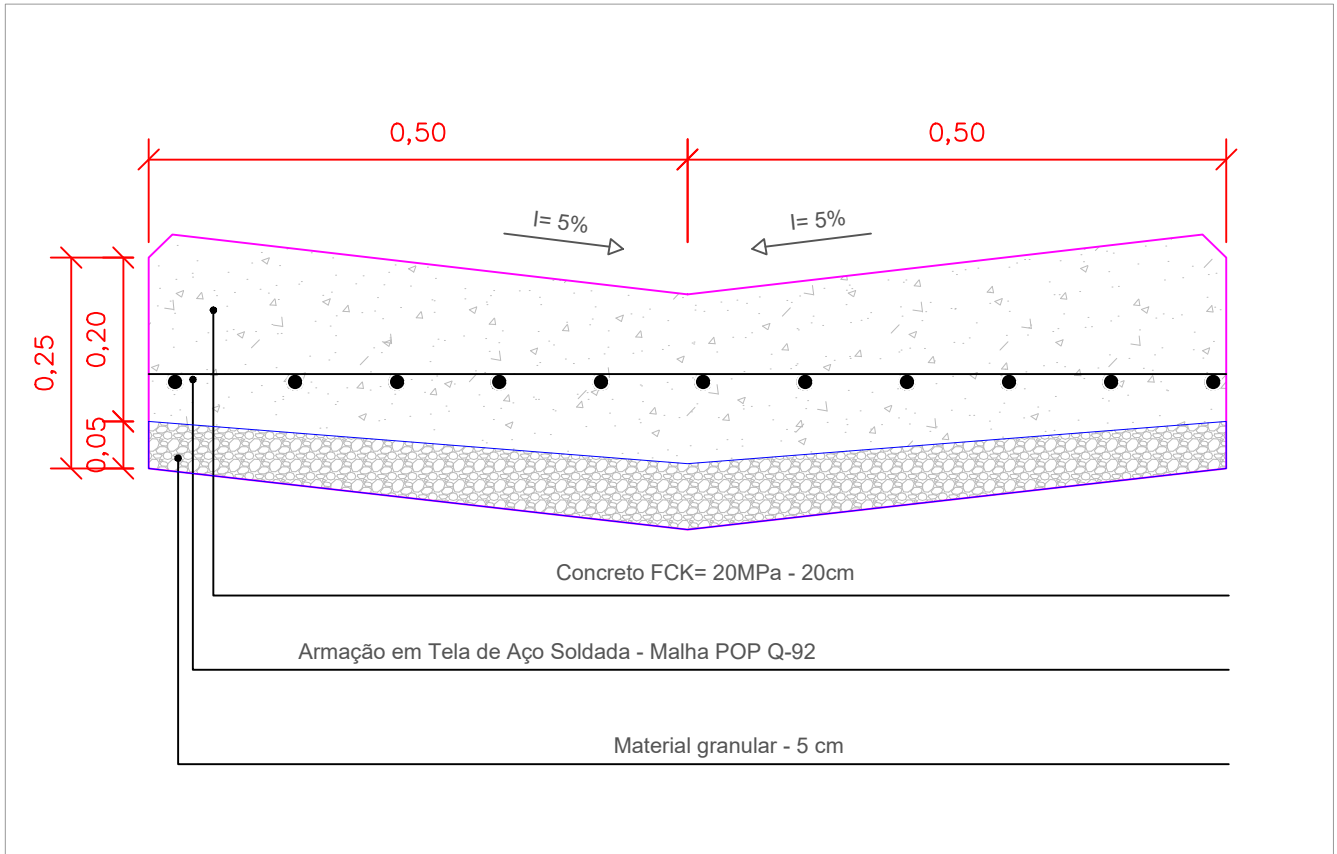

DETALHAMENTO B
S/ ESCALA

LEGENDA:	
TUBO DE CONCRETO Ø40cm	120,00 m
TUBO DE CONCRETO Ø60cm	47,41 m
BOCA DE LOBO DE BLOCO DE CONCRETO À INSTALAR	6 unidades
BOCA DE LOBO EXISTENTE	3 unidades
CAIXA SIMPLES RETANGULAR EM ALVENARIA COM TUIJO CERÂMICO MACIÇO À INSTALAR	4 unidades
SARJETÃO RUA MARCOLINO GOMES DE OLIVEIRA – TRECHO 1	80,36 m
RECUPERAÇÃO ASFÁLTICA	1.857,89 m²
RECAPEAMENTO ASFÁLTICO – RUA MARCOLINO GOMES DE OLIVEIRA	3.620,09 m²
RECAPEAMENTO ASFÁLTICO – TRECHO ANTONIO MORAES ROSA	2.064,87 m²
RECAPEAMENTO ASFÁLTICO – TRECHO ANTONIO BENEDITO OLIVEIRA	3.122,93 m²

LOCALIZAÇÃO SEM ESCALA:



PREFEITURA DO MUNICÍPIO DE PILAR DO SUL SECRETARIA DE OBRAS INFRAESTRUTURA E URBANISMO END: RUA JOÃO BATISTA RIBEIRO Nº295 – CENTRO – PILAR DO SUL/SP CEP:18.185-000 – TEL: (15) 3278-2526	
local	JARDIM CAMPESTRE
arquivo	Recapamento_Jardim_Campestre_R00.dwg
endereco	TRECHO DA RUA MARCOLINO GOMES DE OLIVEIRA
assunto	PLANTA BAIXA, DETALHAMENTO DO CORTE
data	MAR/2026
escala	IND
folha	ARQ
objeto	INTERVENÇÃO DE QUALIFICAÇÃO VIÁRIA NO PERÍMETRO URBANO DO MUNICÍPIO
responsável	Eduardo O. Santos JR.
	01/02



PREFEITURA DE PILAR DO SUL
RUA TEN ALMEIDA
PILAR DO SUL - CEP - 18.185-000
(15) 3278-9700



CÓDIGO DE ACESSO
985E1C6B1FED4919B06B1CFE9FBEE967


 
VERIFICAÇÃO DAS ASSINATURAS

Este documento foi assinado digitalmente/eletronicamente pelos seguintes signatários nas datas indicadas

- ✓ Assinante: EDUARDO OLIVEIRA DOS SANTOS JUNIOR em 21/05/2026 12:21:45
CPF:***.***.958-77
Certificadora: MUNICÍPIO DE PILAR DO SUL - CA
- ✓ Assinante: RAFAEL CORREA MARIANO em 22/05/2026 08:09:49
CPF:***.***.958-05
Certificadora: MUNICÍPIO DE PILAR DO SUL - CA

Para verificar a validade das assinaturas acesse o link abaixo

<https://pilardosul.flowdocs.com.br:2096/public/assinaturas/985E1C6B1FED4919B06B1CFE9FBEE967>

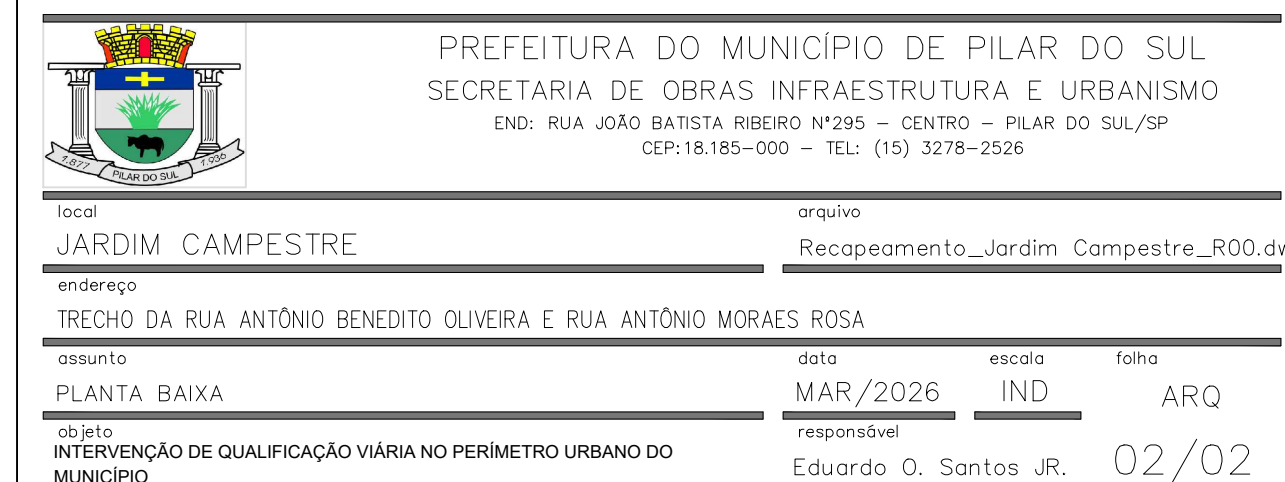

Eduardo Oliveira dos Santos Júnior
Engenheiro Cível



PREFEITURA DE PILAR DO SUL
RUA TEN ALMEIDA
PILAR DO SUL - CEP - 18.185-000
(15) 3278-9700



CÓDIGO DE ACESSO
F817C0D5316B411F82F1F4DC34BE9139


VERIFICAÇÃO DAS ASSINATURAS

Este documento foi assinado digitalmente/eletronicamente pelos seguintes signatários nas datas indicadas

- ✓ Assinante: EDUARDO OLIVEIRA DOS SANTOS JUNIOR em 21/05/2026 12:22:45
CPF:***.***.958-77
Certificadora: MUNICÍPIO DE PILAR DO SUL - CA
- ✓ Assinante: RAFAEL CORREA MARIANO em 22/05/2026 08:09:48
CPF:***.***.958-05
Certificadora: MUNICÍPIO DE PILAR DO SUL - CA


Para verificar a validade das assinaturas acesse o link abaixo

<https://pilardosul.flowdocs.com.br:2096/public/assinaturas/F817C0D5316B411F82F1F4DC34BE9139>

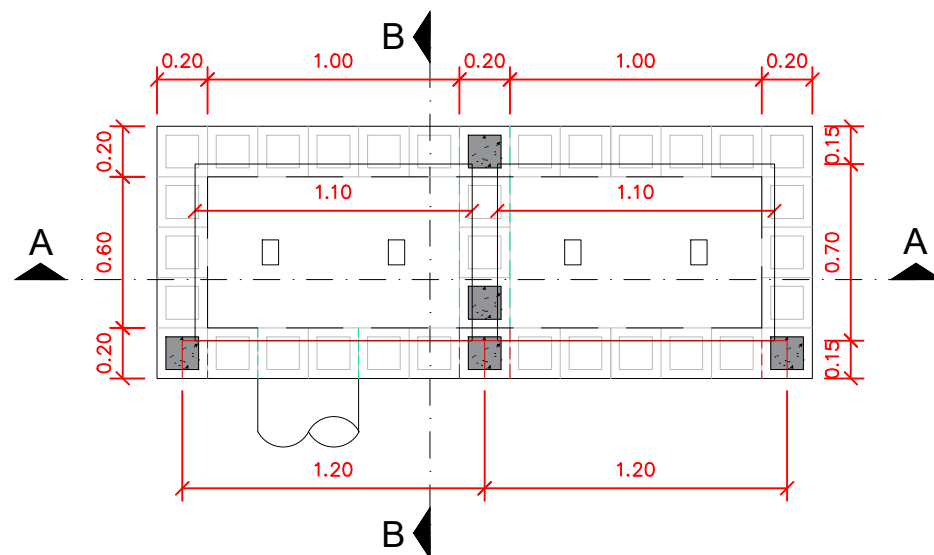


DETALHAMENTO C - PLANTA


DETALHAMENTO C - BOCA DE LOBO DE BLOCO DE CONCRETO - ORIENTATIVO SEM ESCALA

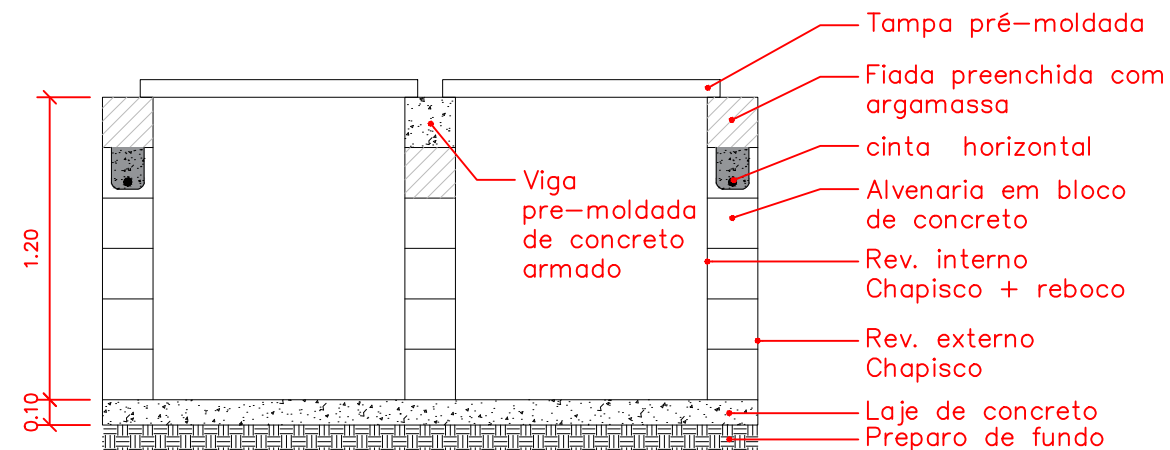

DETALHAMENTO C - CORTE AA

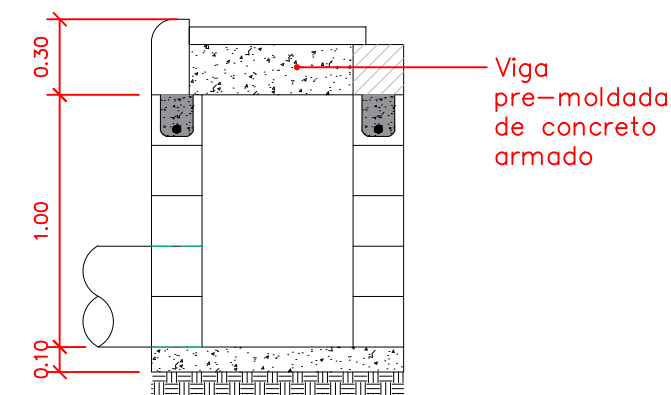


DETALHAMENTO C - CORTE BB

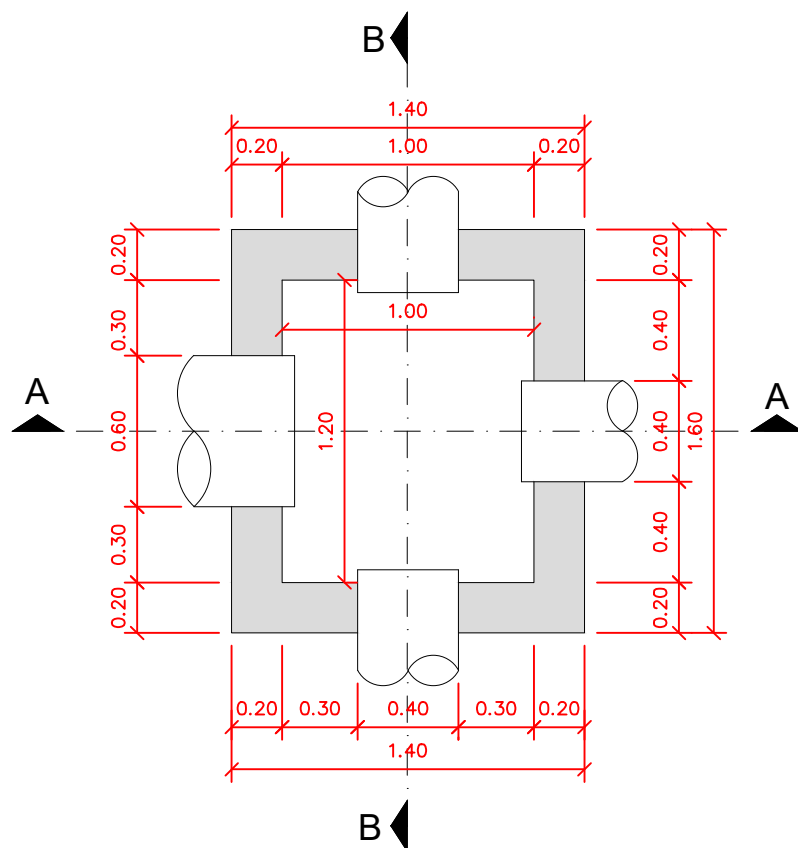


DETALHAMENTO D - PLANTA

DETALHAMENTO D - CAIXA SIMPLES RETANGULAR EM ALVENARIA COM TIJOLOS CERÂMICOS MACIÇO - ORIENTATIVO SEM ESCALA

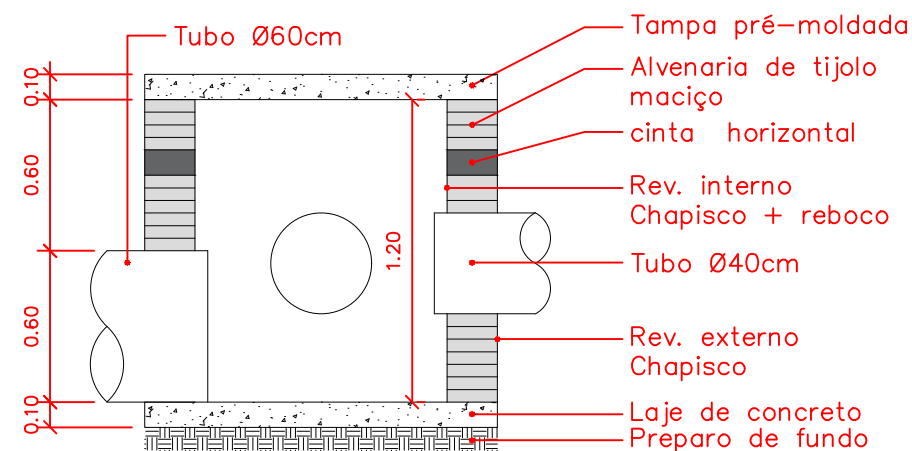

DETALHAMENTO D - CORTE AA

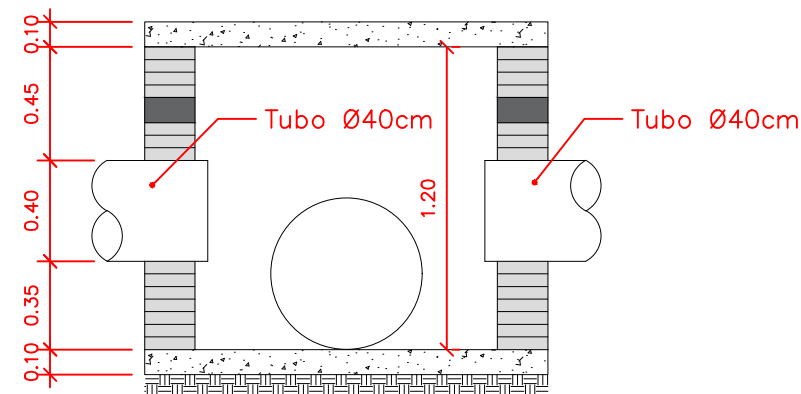

DETALHAMENTO D - CORTE BB

LOCALIZAÇÃO SEM ESCALA:



PREFEITURA DO MUNICÍPIO DE PILAR DO SUL
SECRETARIA DE OBRAS INFRAESTRUTURA E URBANISMO
END: RUA JOÃO BATISTA RIBEIRO Nº295 - CENTRO - PILAR DO SUL/SP
CEP:18.185-000 - TEL: (15) 3278-2526

local	JARDIM CAMPESTRE	arquivo	Recapeamento_Jardim Campestre_R00.dwg
endereço	DETALHAMENTO DRENAGEM		
assunto	PLANTA BAIXA, DETALHAMENTO DO CORTE	data	MAR/2026
objeto	INTERVENÇÃO DE QUALIFICAÇÃO VIÁRIA NO PERÍMETRO URBANO DO MUNICÍPIO	escala	IND
		folha	ARQ
		responsável	EDUARDO OLIVEIRA
			01/01

Rafael Córrea Mariano
Secr. de Obras, Infraestrutura e Urbanismo

Eduardo Oliveira dos Santos Júnior
Engenheiro Civil



PREFEITURA DE PILAR DO SUL
RUA TEN ALMEIDA
PILAR DO SUL - CEP - 18.185-000
(15) 3278-9700



CÓDIGO DE ACESSO
E59363BFB55242E598A4132EAE084527

VERIFICAÇÃO DAS ASSINATURAS

Este documento foi assinado digitalmente/eletronicamente pelos seguintes signatários nas datas indicadas

- ✓ Assinante: EDUARDO OLIVEIRA DOS SANTOS JUNIOR em 21/05/2026 12:22:58
CPF:***.***.958-77
Certificadora: MUNICÍPIO DE PILAR DO SUL - CA
- ✓ Assinante: RAFAEL CORREA MARIANO em 22/05/2026 08:09:47
CPF:***.***.958-05
Certificadora: MUNICÍPIO DE PILAR DO SUL - CA

Para verificar a validade das assinaturas acesse o link abaixo

<https://pilardosul.flowdocs.com.br:2096/public/assinaturas/E59363BFB55242E598A4132EAE084527>